


LOCAL:		RESPONSÁVEL TÉCNICO:	
ASSUNTO:		SISTEMA DE FOSSA SÉPTICA, FILTRO ANAERÓBIO E SUMIDOURO	
PREFEITURA MUNICIPAL DE JUQUÍÁ		FOLHA: ÚNICA	
DESENHO:		DATA: 05/2018	
ESCALA:		INDICADA	



CONFORME NBR 7229/9, NBR 13969/97 E NBR 8160

Entrada de esgoto

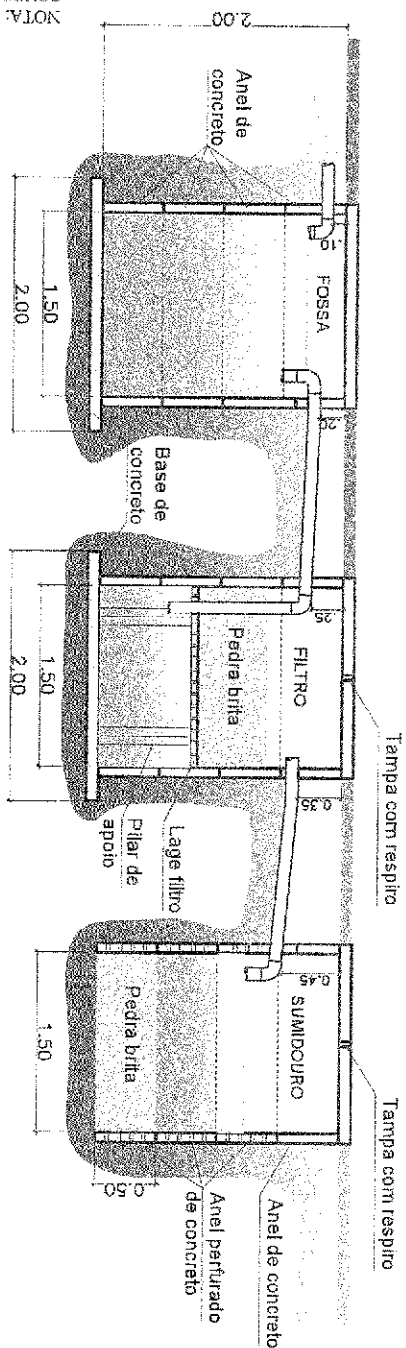

SEÇÃO LONGITUDINAL Escala 1:50

PLANTA BAIXA Escala 1:50

